


位置図 S=FREE

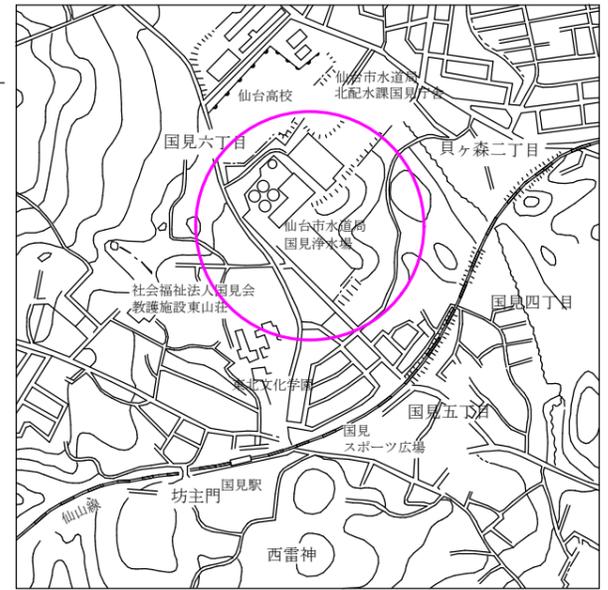

搬出場所


仙台市水道局国見浄水場排水処理棟

仙台市青葉区国見6丁目12

設計図面		戸番図番号
設計番号	水国浄 第2025-1号	令和6年12月作成
業務件名	国見浄水場排水汚泥運搬業務委託	
図面名称	国見浄水場 全体配置図・位置図	
発注担当課	縮尺	図番
浄水部国見浄水課国見浄水場	FREE	1 / 3
仙台市水道局		

濃縮槽 平面図

濃縮槽 断面図

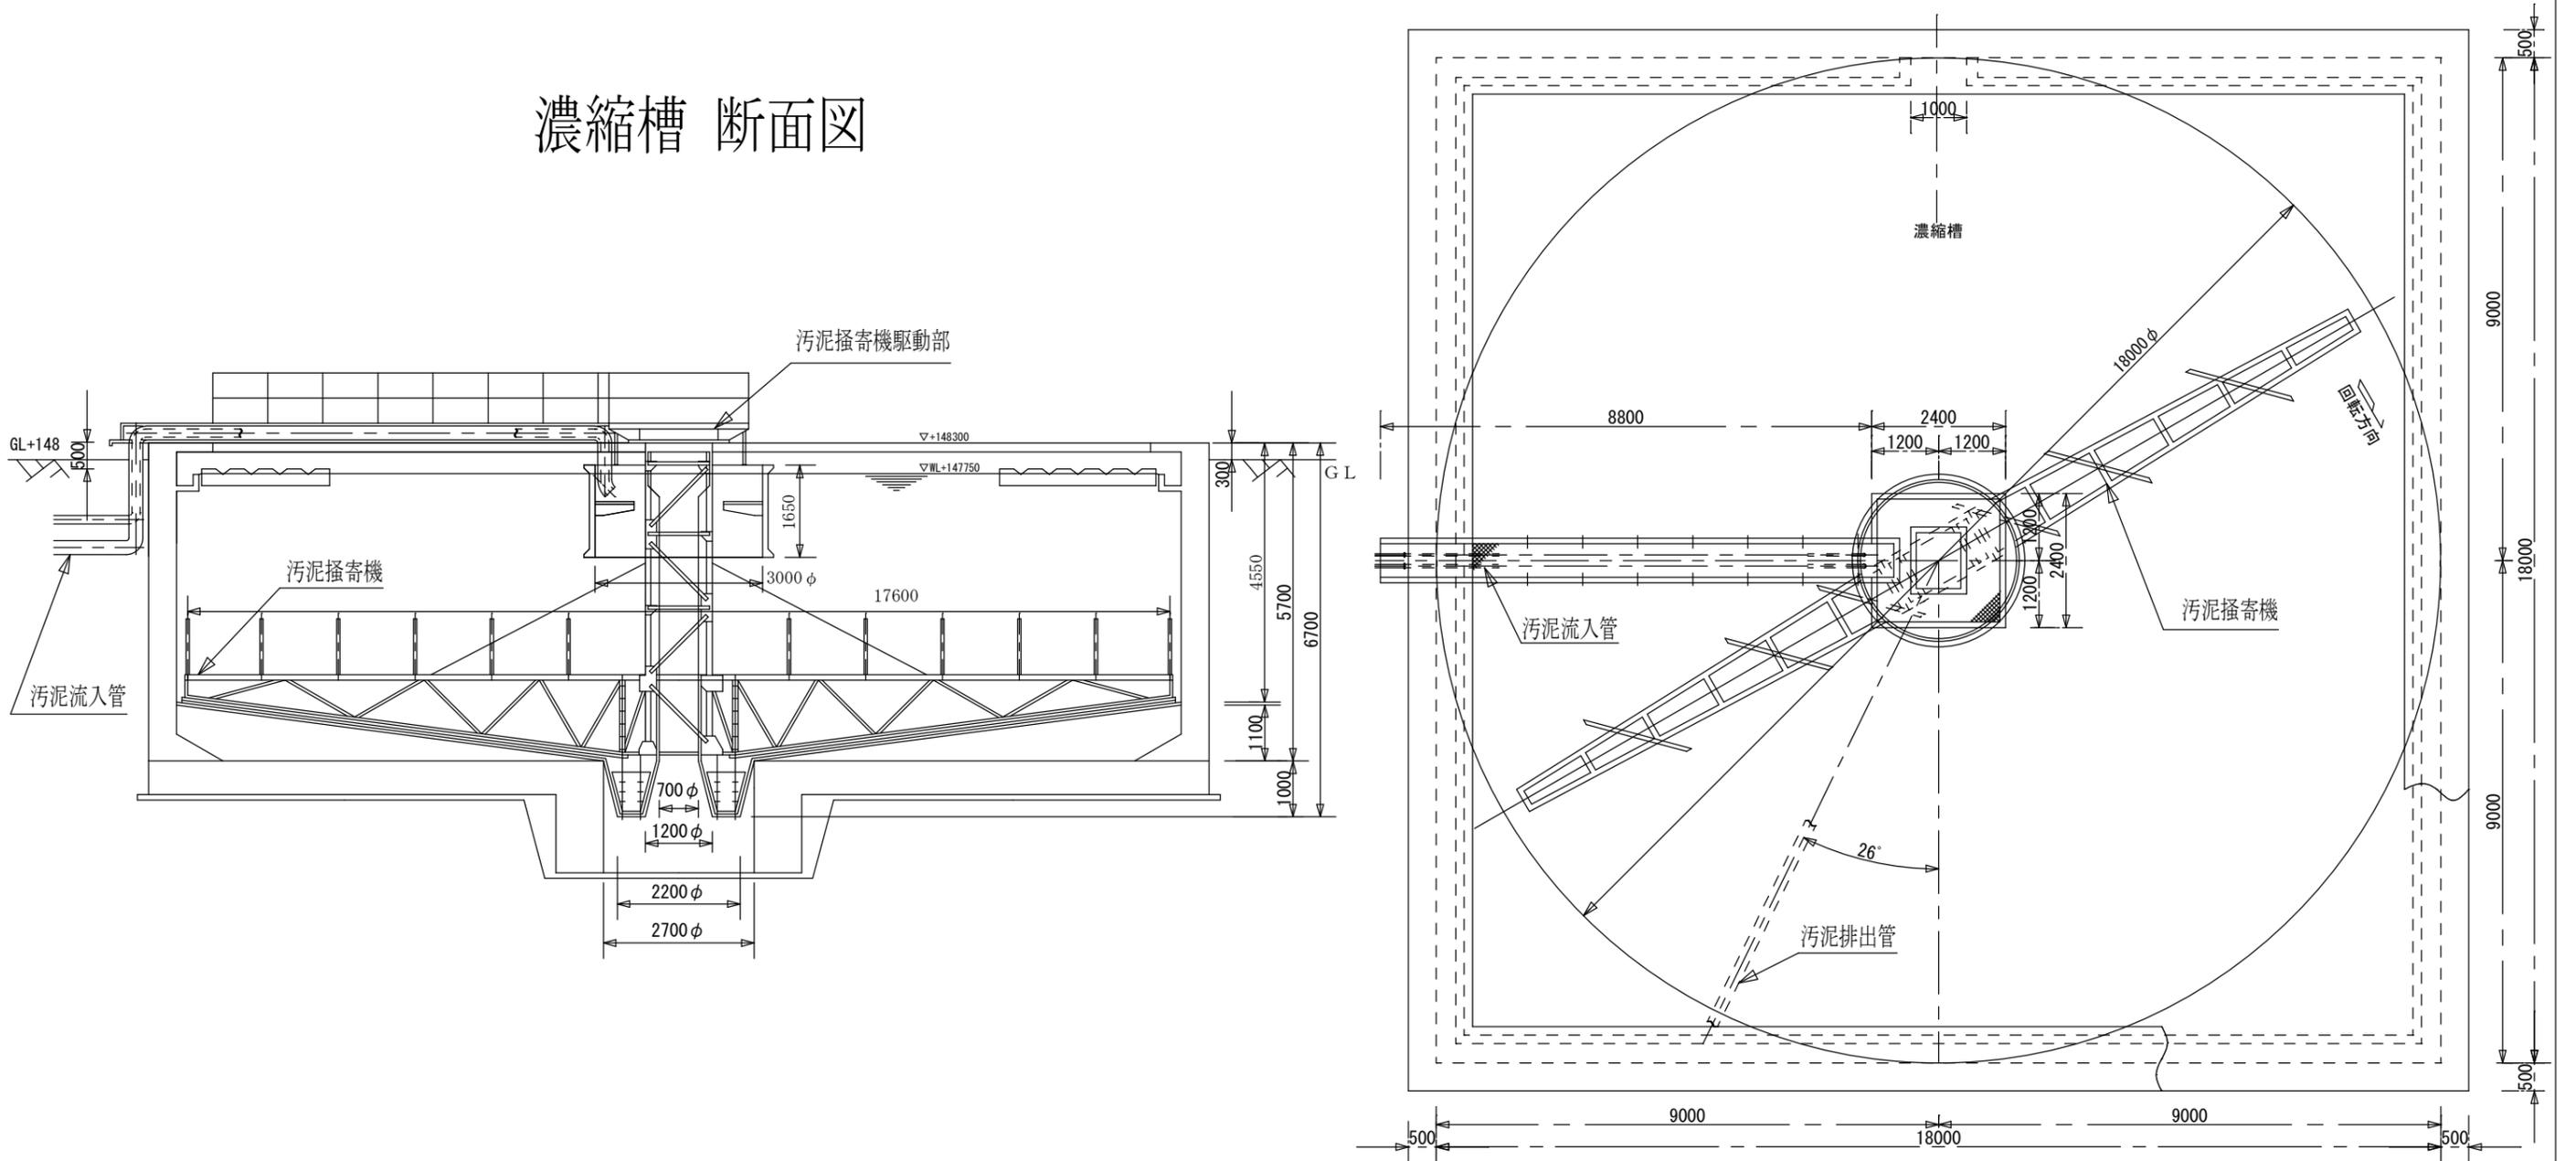

設計図面		戸番図番号
設計番号	水国浄 第2025-1号	令和 6年 12月 作成
業務件名	国見浄水場排水污泥運搬業務委託	
図面名称	濃縮槽 断面図・平面図	
発注担当課	縮尺	図番
浄水部国見浄水課国見浄水場	FREE	3 / 3
仙台市水道局		